


临城镇城东村简振兴户危房改建项目

(方案设计图)

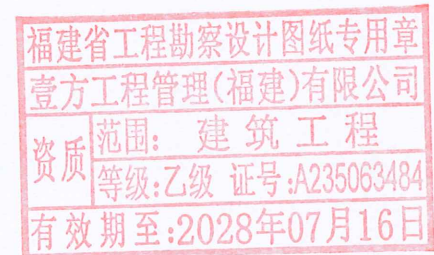


设计单位: 壹方工程管理(福建)有限公司


日期: 2025.04

专业会签栏				
专业	实 名	签 名	专 业	签 名
专 业			电 气	
建 筑			给 排 水	
结 构			暖 通	

名称		单位	数值
总建筑面积		M ²	337.2
其中	计容建筑面积	M ²	337.2
	其中	一层	M ² 95
		二层	M ² 121.1
		三层	M ² 121.1

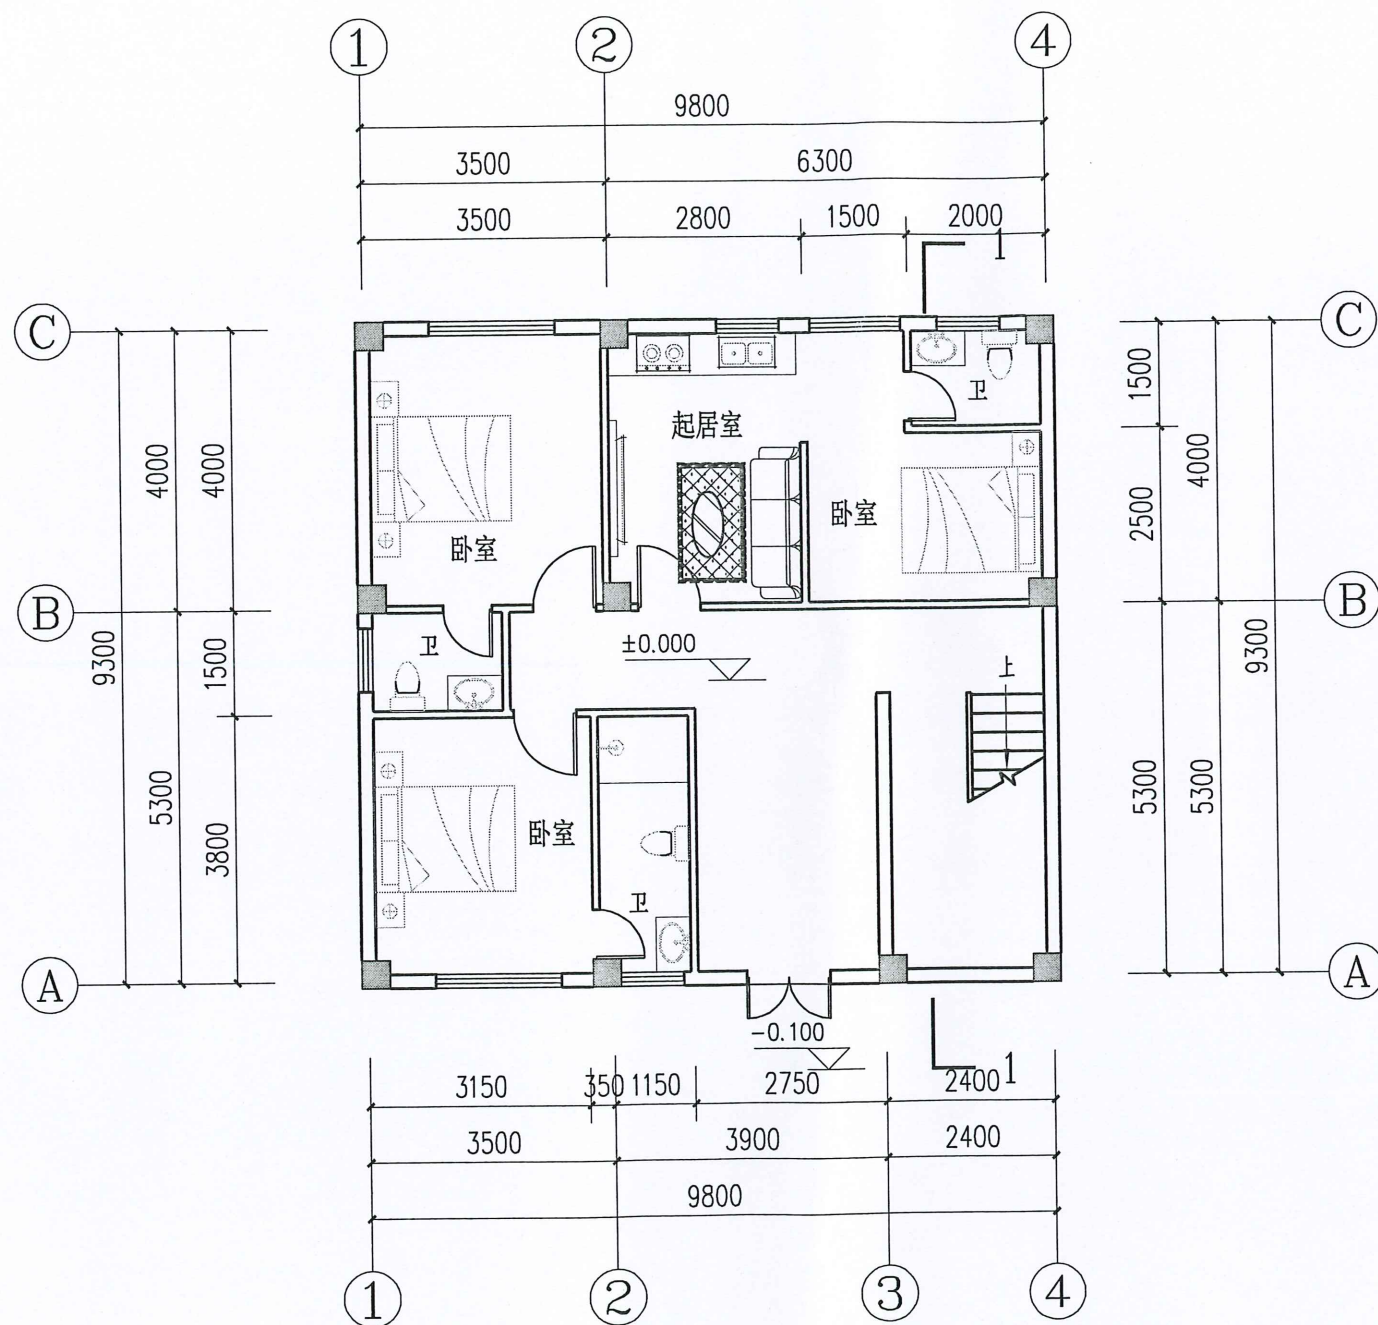

本层建筑面积: 95M²,

 

市政行业乙级 证书编号: A235063484

建筑行业（建筑工程）乙级

风景园林工程设计专项乙级

第 版图

备注:	
-----	--

本套图纸未经规划部门同意和审图机构认可，不得用于现场施工，仅供业主建设投资前估算工程造价之参考图。

施工图审查批准单位:

施工图审查合格证书号:

福建省工程勘察设计图纸专用章
壹方工程管理(福建)有限公司
资质范围: 建筑工程
等级: 乙级 证号: A23506348
有效期至: 2028年07月16日
注册建筑师执业章

专业注册师执业章:

工程名称:

上杭县临城镇城东村简振兴户危房改建项目

子项名称:

建设单位:

简振兴户



审 定	朱永广	朱永广
项目负责人	张俊文	张俊文
专业负责人	张俊文	张俊文
审 核	麻龙溶	麻龙溶
校 对	张俊文	张俊文
设 计	谢月华	谢月华
制 图	谢月华	谢月华

图名:


一层平面图

工程编号	YFSJ-SH2024-031	
图 别	建 施	日 期
图 号	J-01	2025.04

  各专业委员会




各专业会签栏	专业	姓名	签名	专业	姓名	签名
	建筑			电气		
	结构			给排水		
	暖通			暖通		

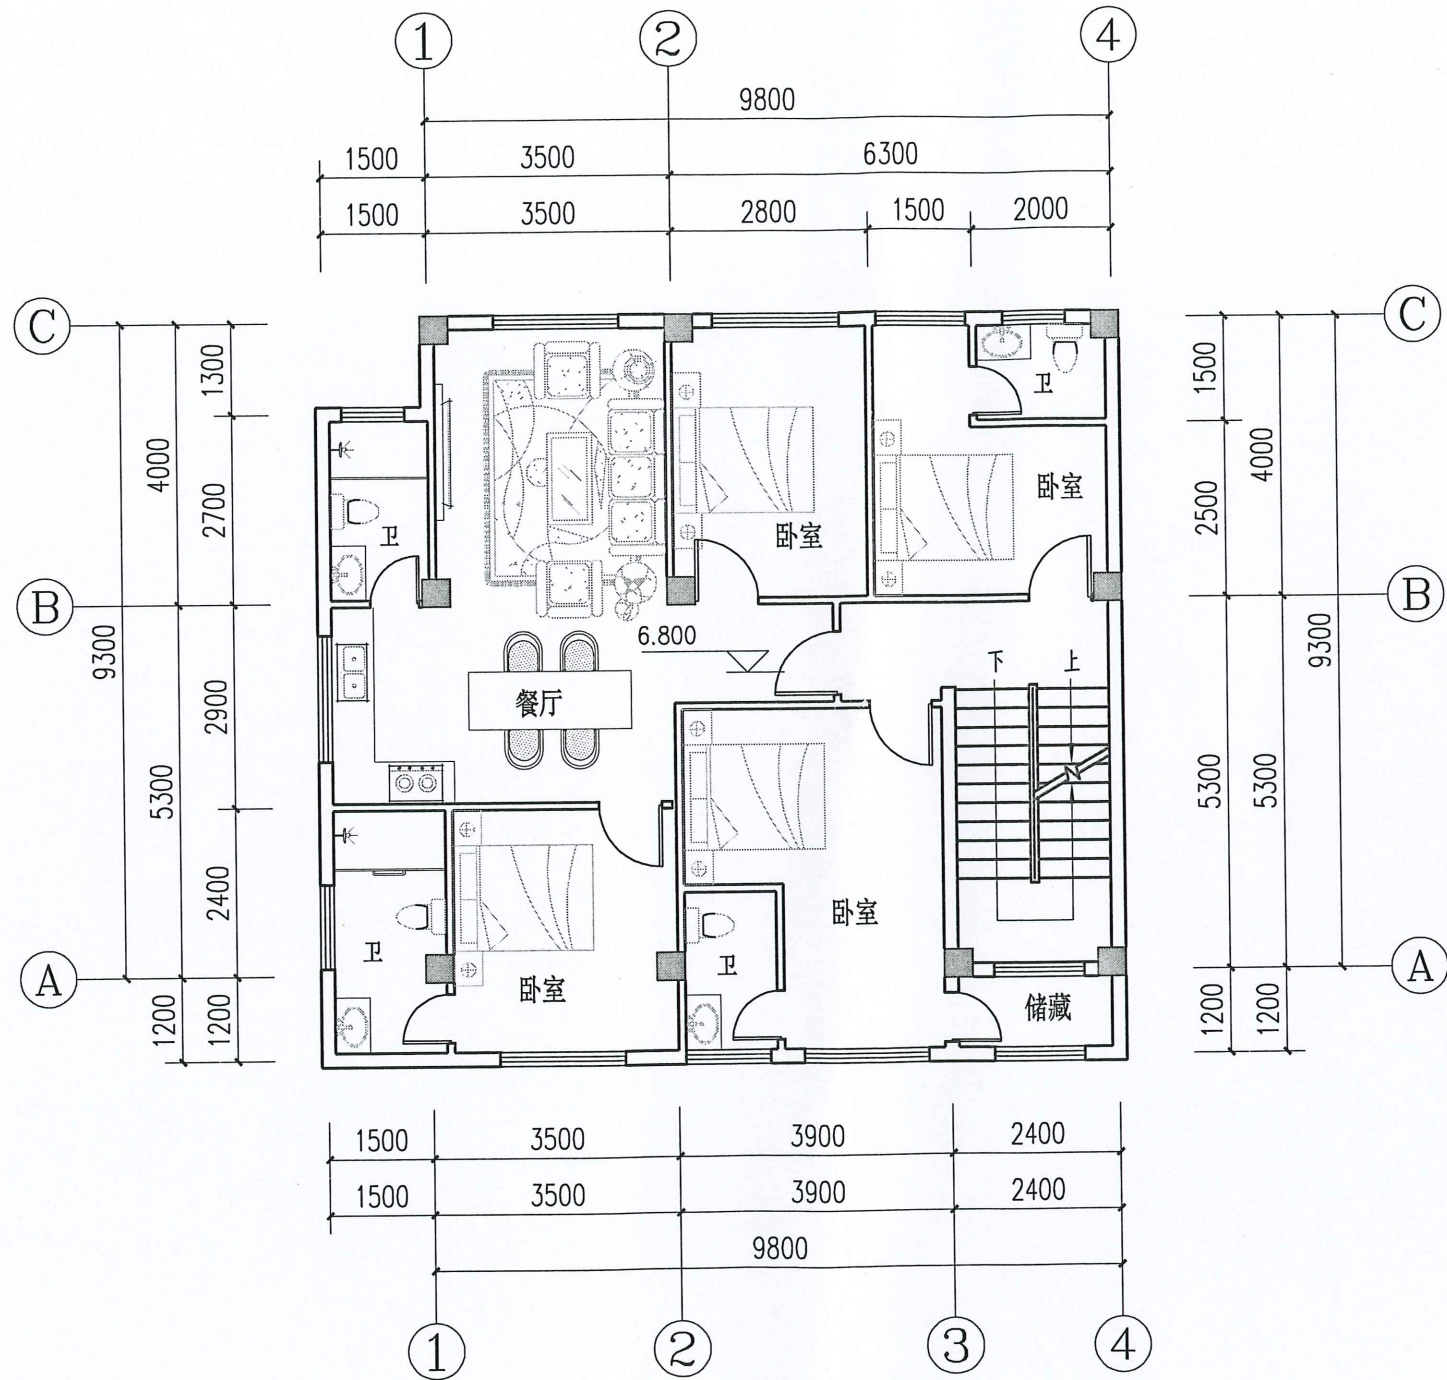

三层平面图 1:100

 本层建筑面积: 121.1M²



壹方工程管理(福建)有限公司

市政行业乙级 证书编号: A235063484

建筑行业(建筑工程)乙级

风景园林工程设计专项乙级


第 版图

备注:

本套图纸未经过规划部门同意和审图机构认可,不得用于现场施工,仅供业主建设投资前估算建设造价之参考图。

施工图审查批准单位:

施工图审查合格证书号:

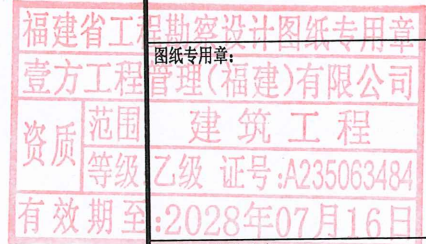

注册建筑师执业章:

专业注册师执业章:

工程名称:

上杭县临城镇城东村简振兴户危房改建项目

子项名称:

建设单位:

简振兴户

审定	朱永广	朱永广
项目负责人	张俊文	张俊文
专业负责人	张俊文	张俊文
审核	麻龙潜	麻龙潜
校对	张俊文	张俊文
设计	谢月华	谢月华
制图	谢月华	谢月华


图名:

三层平面图

工程编号	YFSJ-SH2024-031	
图别	建施	日期
图号	J-03	2025.04

各专业会签栏

专业名称	专业名称	专业名称	专业名称	专业名称	专业名称
建筑	结构	电气	给排水	暖通	其他
姓名	姓名	姓名	姓名	姓名	姓名
签名	签名	签名	签名	签名	签名

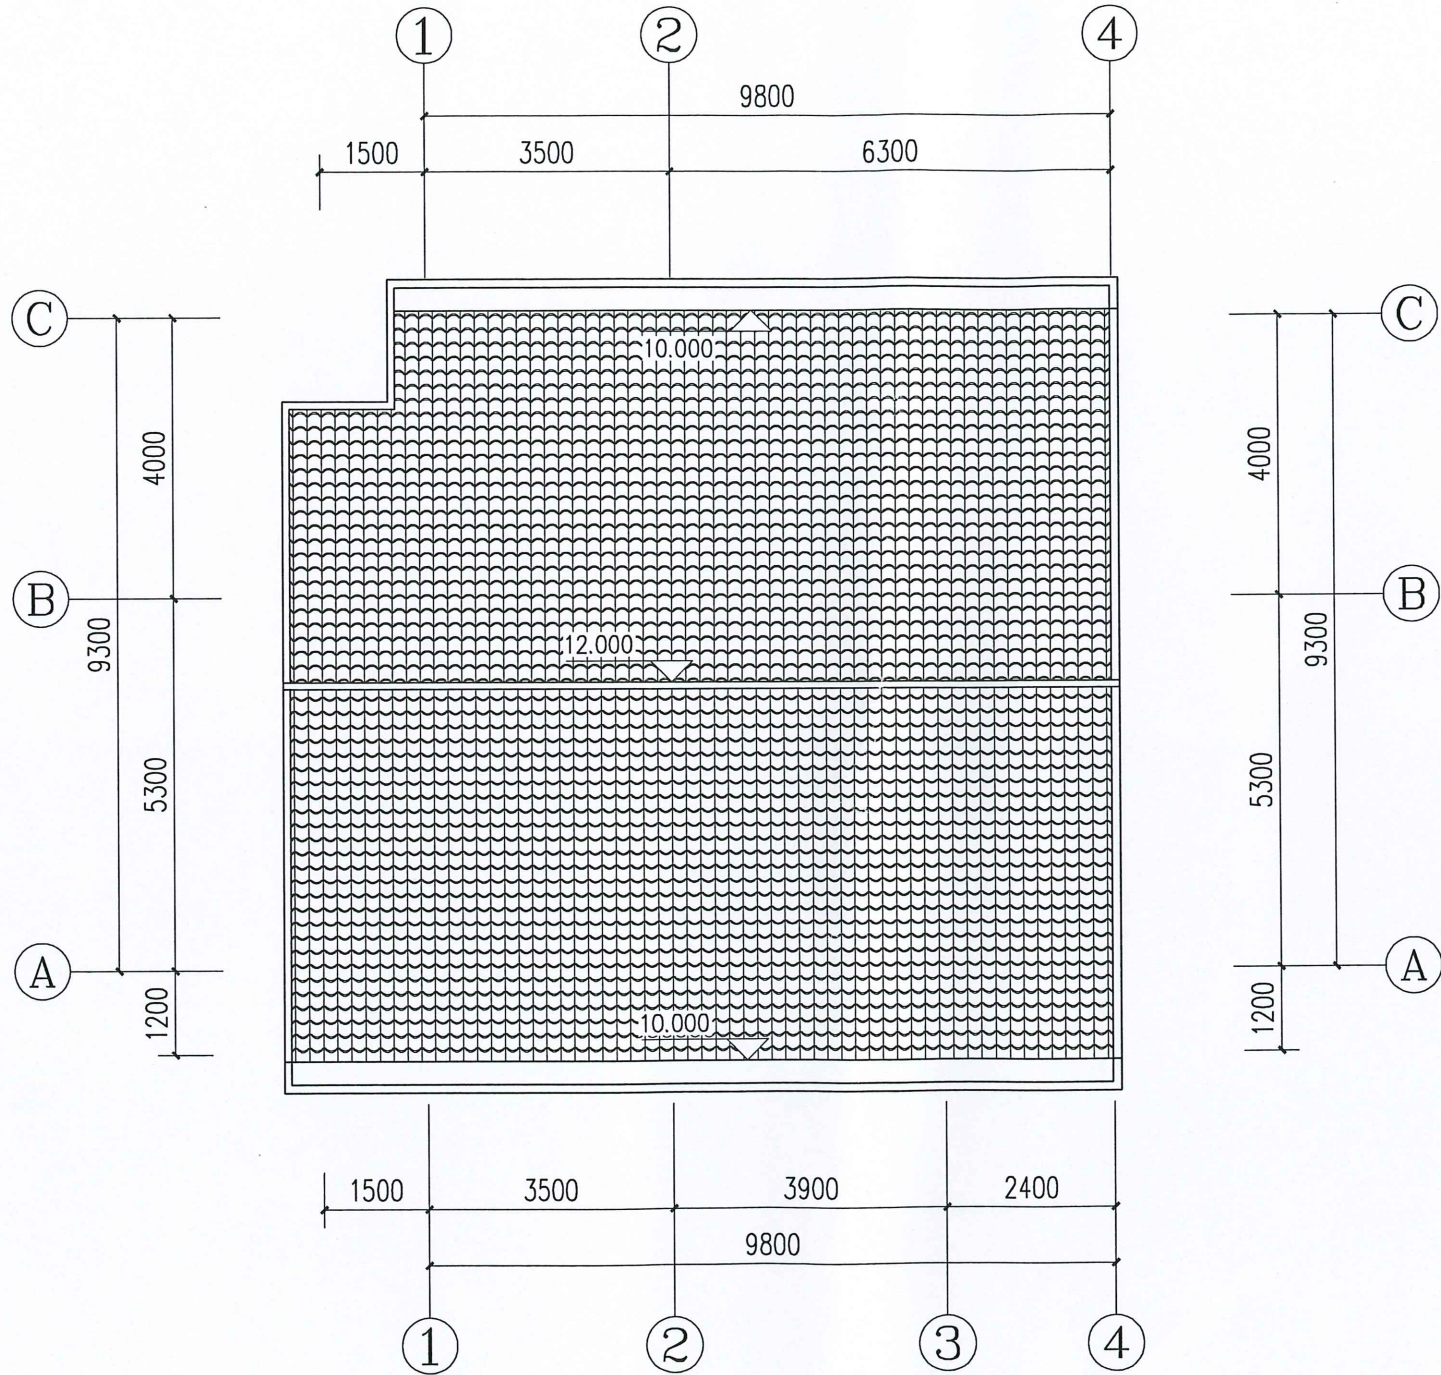

屋面平面图 1:100



壹方工程管理（福建）有限公司

市政行业乙级 证书编号：A235063484
建筑行业（建筑工程）乙级
风景园林工程设计专项乙级

第 版图

备注：
本套图纸未经规划部门同意和审图机构认可，
不得用于现场施工，仅供业主建设投资前估算建设
造价之参考图。

施工图审查批准单位：

施工图审查合格证书号：

图纸专用章：

福建省工程勘察设计图纸专用章
壹方工程管理(福建)有限公司
资质范围：建筑工程
等级：乙级 证号：A235063484
有效期至：2028年07月16日

专业注册师执业章：

工程名称：

上杭县临城镇城东村简振兴户危房改建项目

子项名称：

建设单位：

简振兴户


审定	朱永广	朱永广
项目负责人	张俊文	张俊文
专业负责人	张俊文	张俊文
审核	麻龙溶	麻龙溶
校对	张俊文	张俊文
设计	谢月华	谢月华
制图	谢月华	谢月华

图名：


屋面平面图

工程编号	YFSJ-SH2024-031	
图别	建 施	日 期
图号	J-04	2025.04


姓名	专业	实 名	签 名	专 业	实 名	签 名
	专 业			专 业		
	建 筑			电 气		
	结 构			给 排 水		
				暖 通		

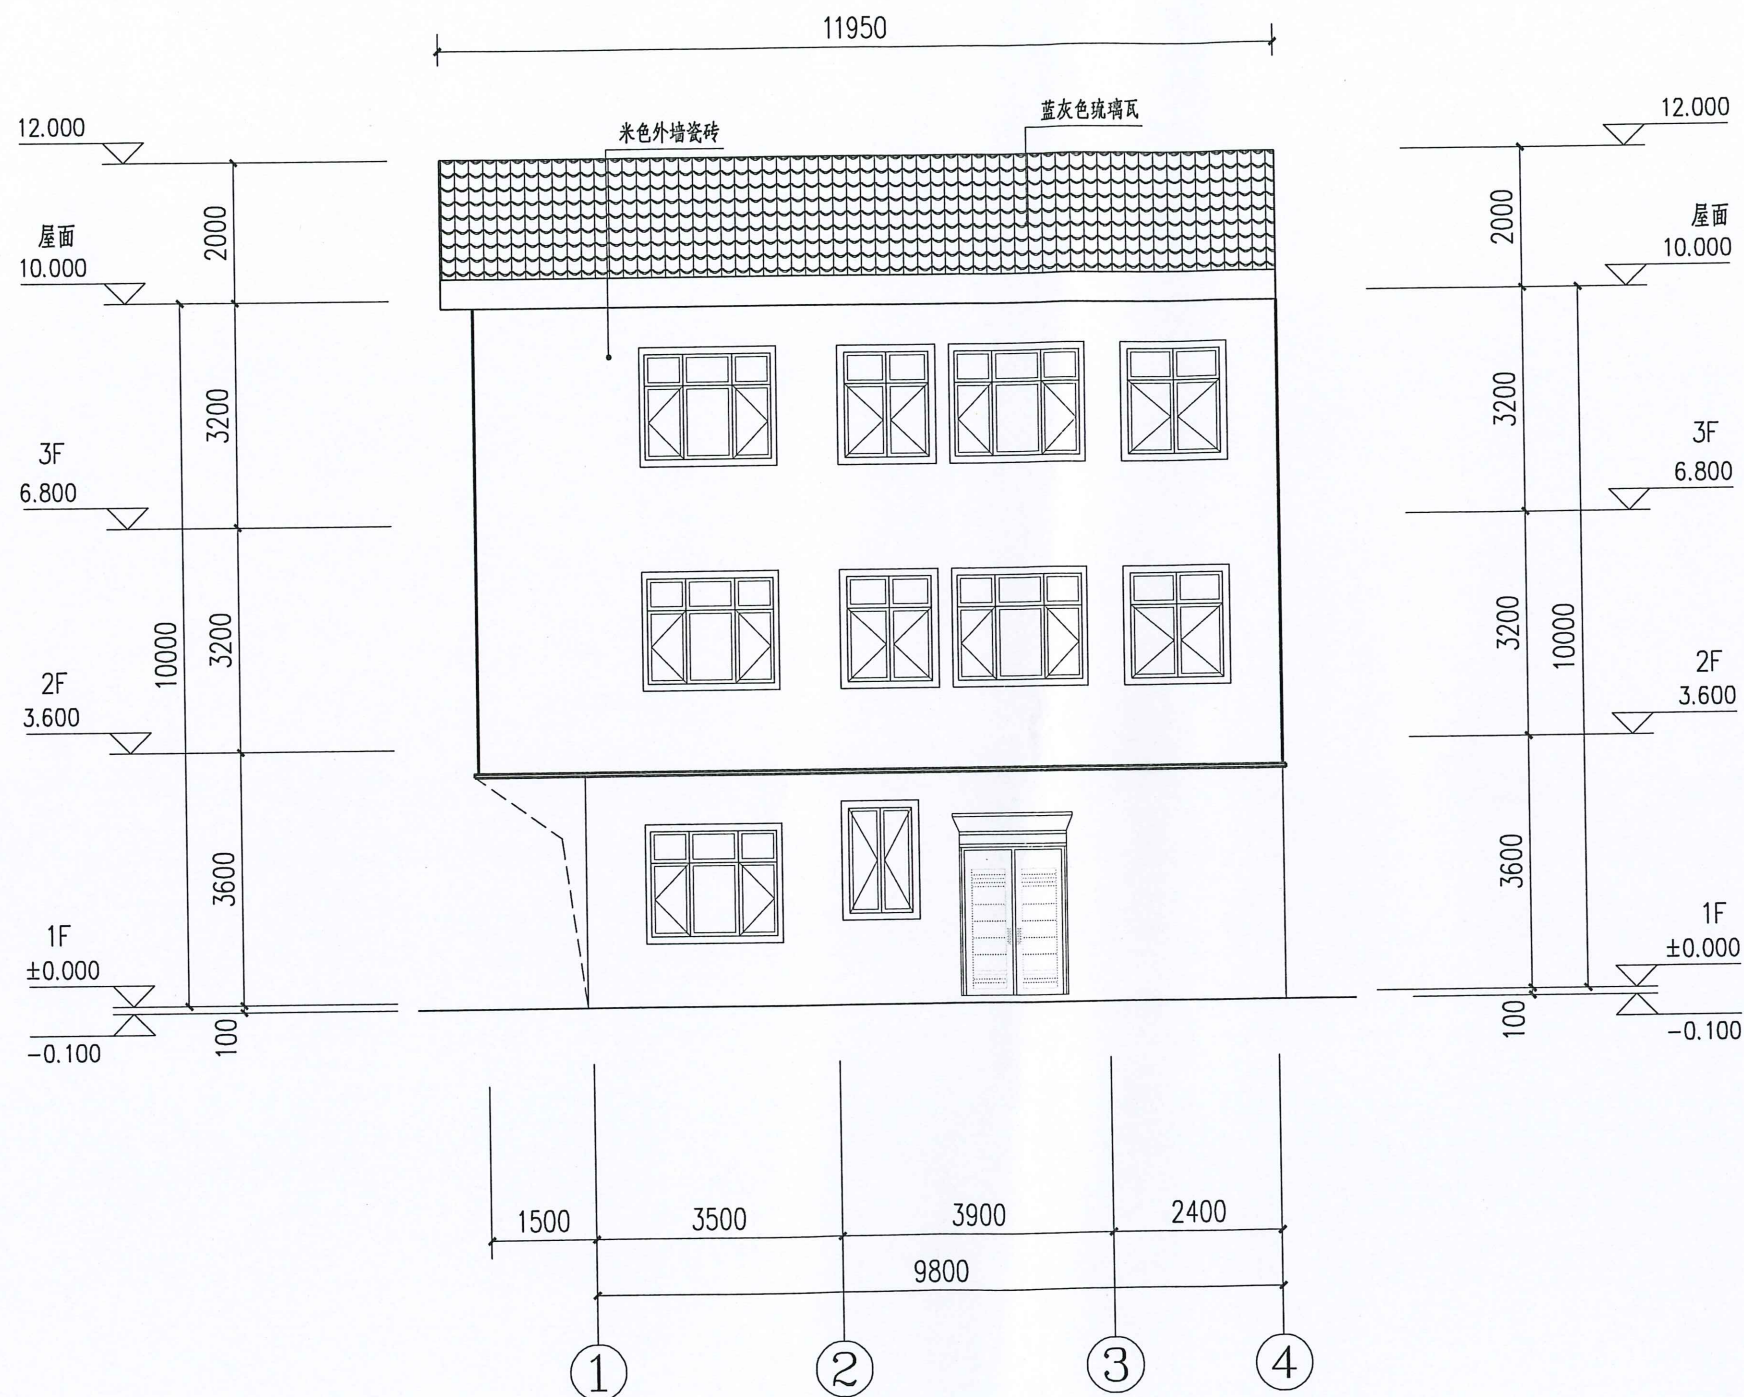


姓名专业会签栏				
专业	实名	签名	专业	签名
专业			电气	
建筑			给排水	
结构			暖通	

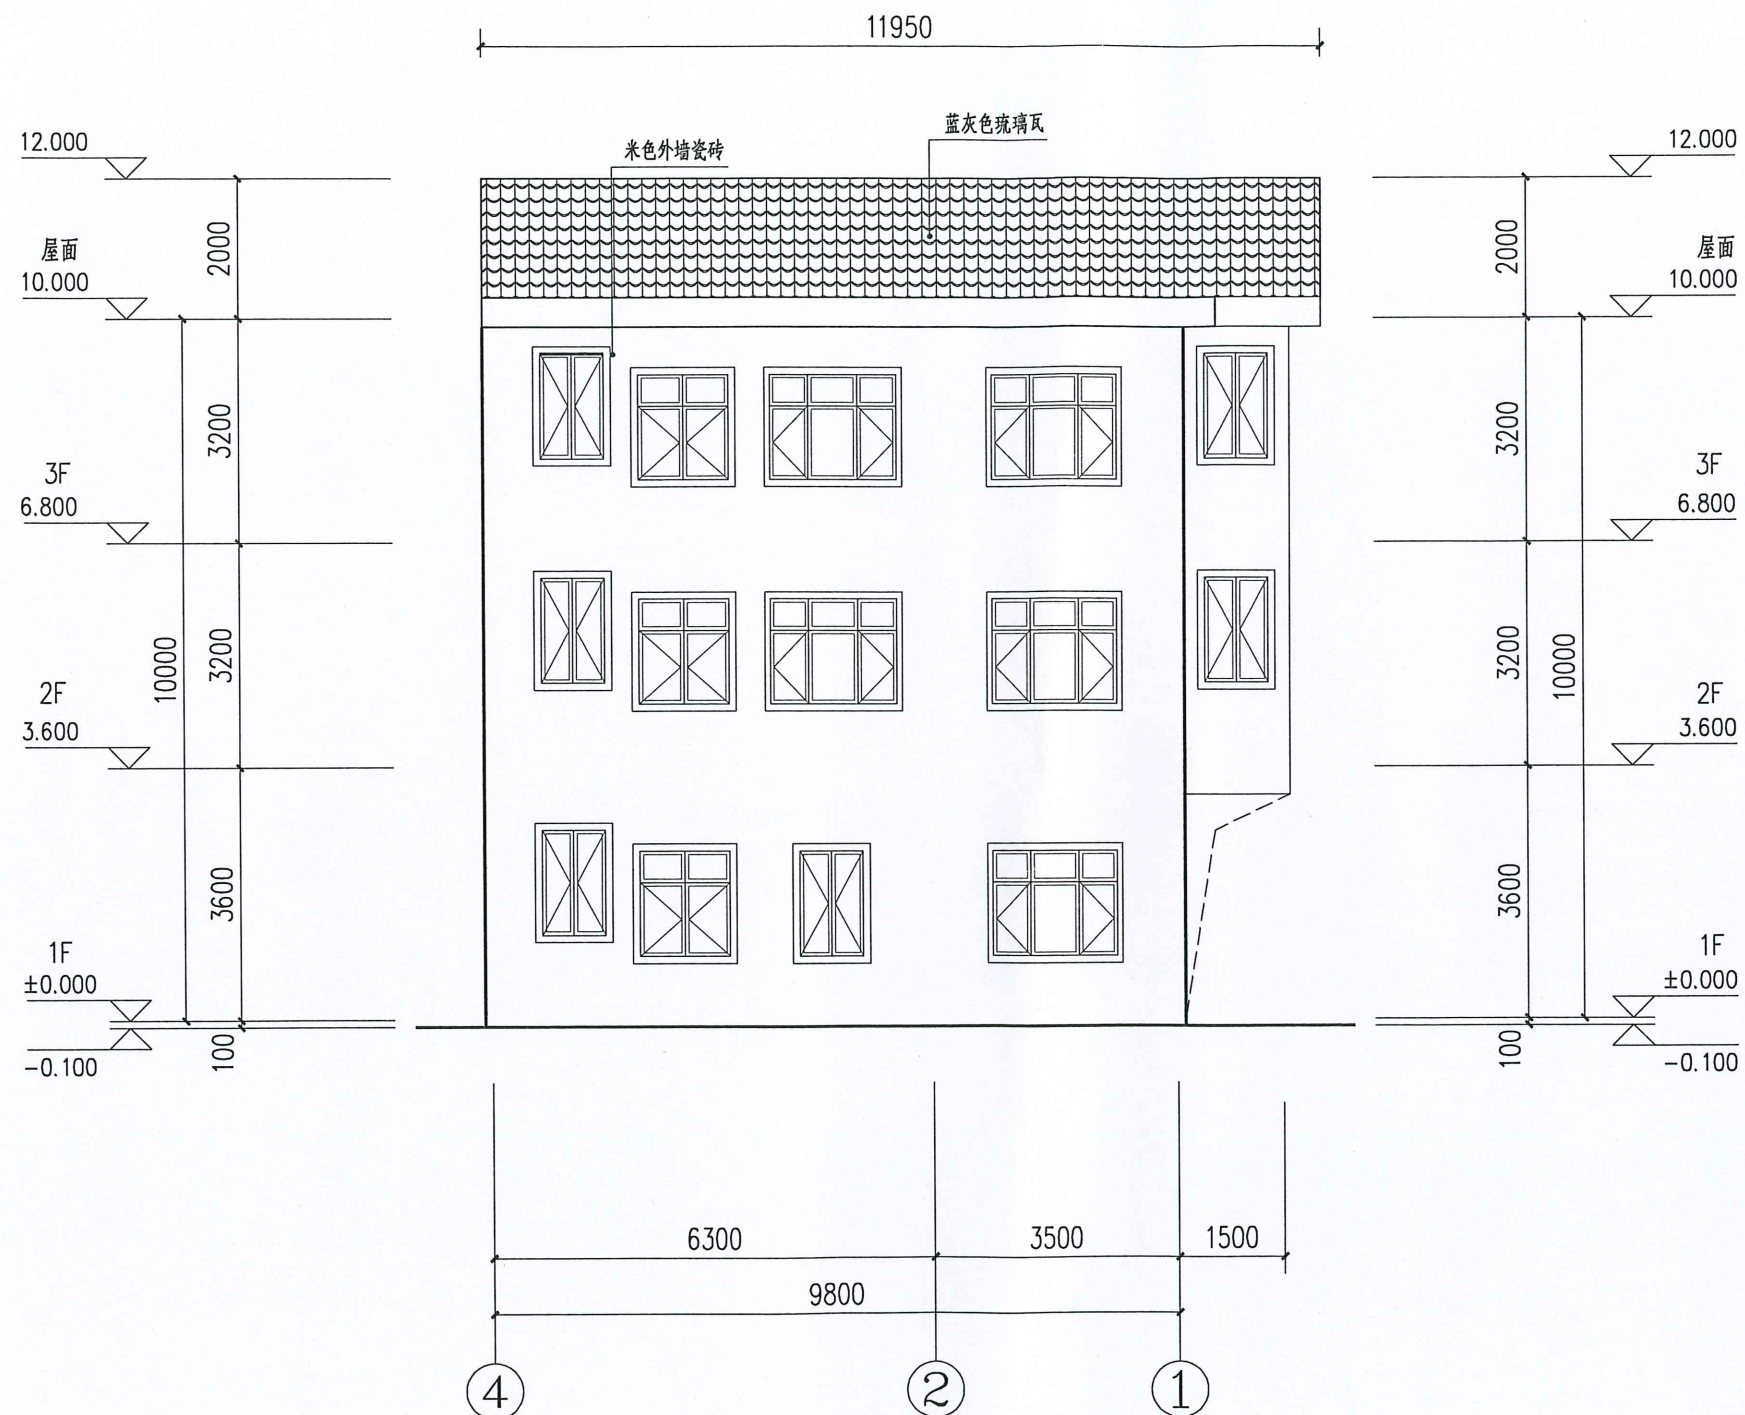

专业名称				
专业	实 名	签 名	专 业	签 名
建筑			电 气	
结构			给排水	
			暖通	

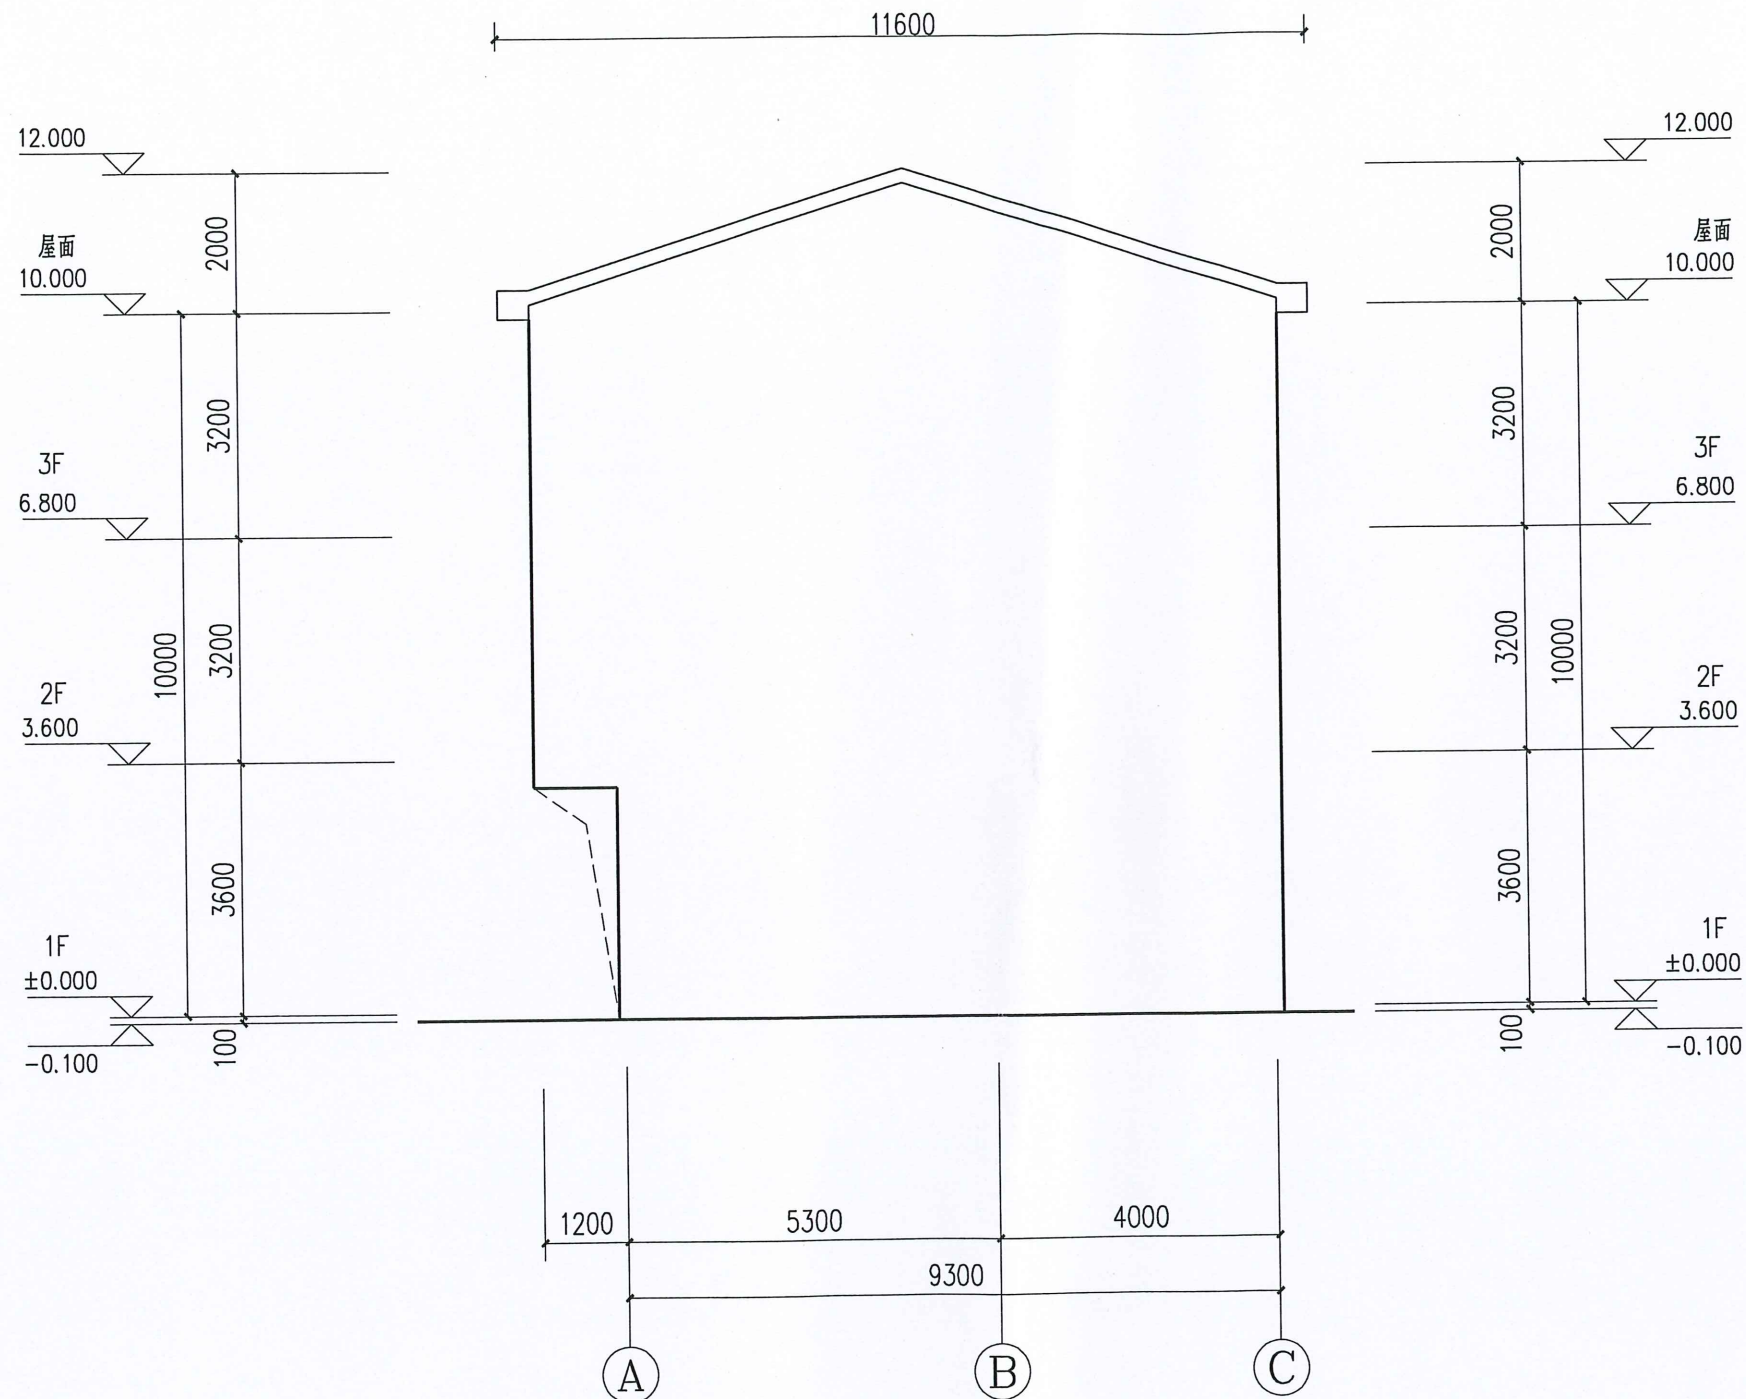

姓名	专业	实 名	签 名	专 业	实 名	签 名
	专业			电气		
	建筑			给排水		
	结构			暖通		

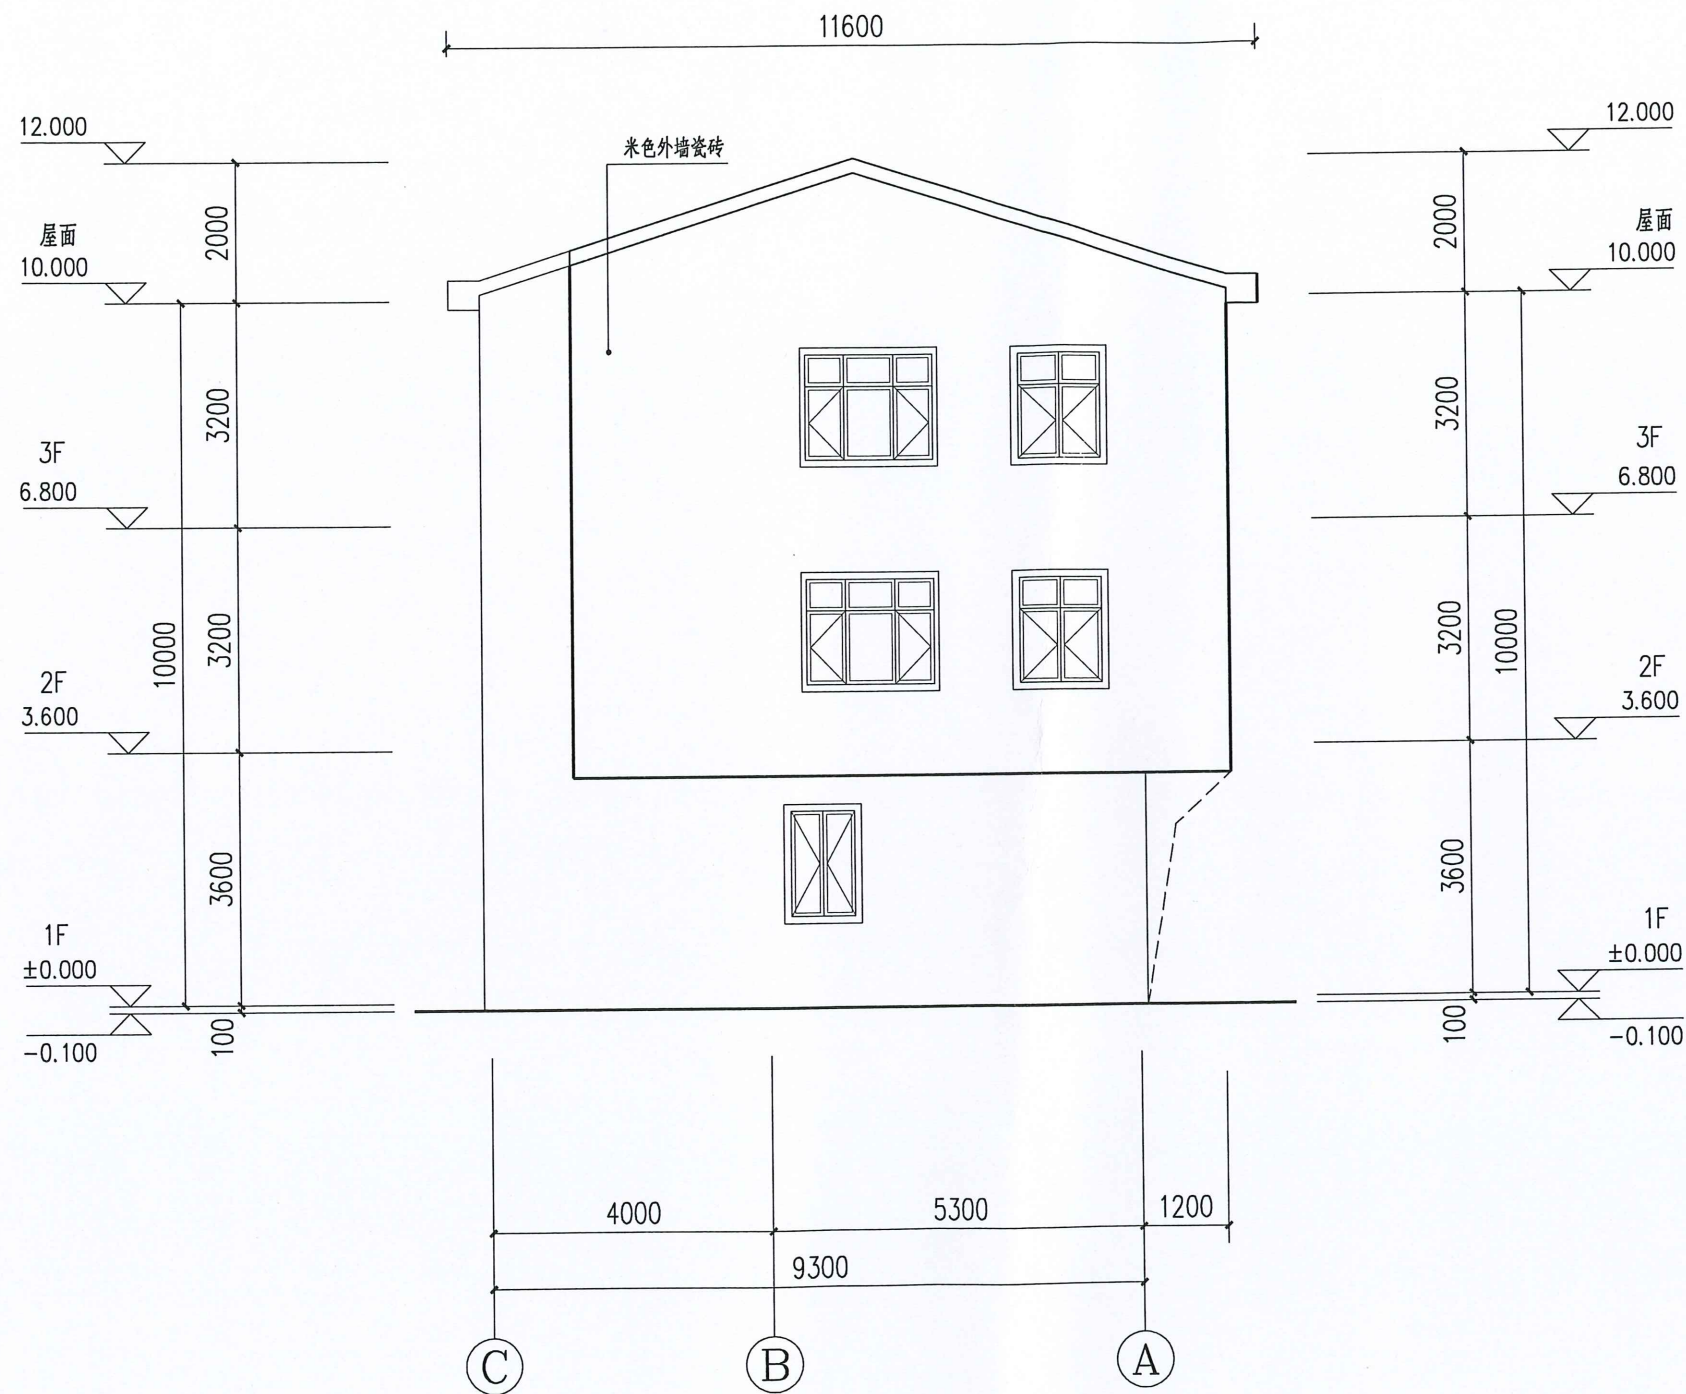

名 专业会鉴栏				
专 业	实 名	签 名	专 业	签 名
建 筑			电 气	
结 构			给 排 水	
			暖 通	

